

Wifi AP: 8
RJ45_2x: 31
RJ45:10
Kamera: 0
Dveřník:0
Čtečka: 0
Docházka:0
WAN: 0
Prostup dolů: 1
Prostup nahoru: 1
Wifi pojítko: 0

LEGENDA MÍSTNOSTÍ:

ČÍSLO MÍSTN.	POPIS MÍSTNOSTI	PLOCHA m ²	ČÍSLO MÍSTN.	POPIS MÍSTNOSTI	PLOCHA m ²
2.01	KABINET	9,69	2.20	CHODBA	44,13
2.02	WC DIVKY + HYGIENICKÁ KABINA	11,10	2.21	WC CHLAPCI	16,86
2.03	ŮKLIDOVÁ KOMORA	2,03	2.22	ŮKLIDOVÁ KOMORA	2,03
2.04	WC CHLAPCI	16,86	2.23	WC DIVKY + HYGIENICKÁ KABINA	11,23
2.05	ÚČEBNA	71,51	2.24	MINISKLAD	9,69
2.06	CHODBA	44,17	2.25	CHODBA	28,64
2.07	ÚČEBNA	68,62	2.26	CHODBA	20,83
2.08	DRUŽINA	41,25	2.27	KABINET	16,54
2.09	CHODBA	72,28	2.28	KABINET	13,80
2.10	ÚČEBNA	69,62	2.29	SKLAD	28,89
2.11	PC ÚČEBNA	46,52	2.30	KABINET	11,59
2.12	KANCELÁŘ ŘEDITELE	31,82	2.31	KABINET	11,59
2.13	KANCELÁŘ SEKRETÁŘKY	31,14	2.32	KABINET	28,29
2.14	SBOROVNA (místnost předána)	46,52	2.33	BALKÓN	12,77
2.15	ÚČEBNA	69,57	2.34	BALKÓN	8,47
2.16	ÚČEBNA	41,25	2.35	BALKÓN	5,46
2.17	ÚČEBNA	68,81	2.36	BALKÓN	5,46
2.18	CHODBA	71,63	2.37	BALKÓN	8,47
2.19	ÚČEBNA	71,84	2.38	BALKÓN	12,77

CELKOVÁ UŽITNÁ PLOCHA	1183,74 m ²
ZASTAVĚNÁ PLOCHA OBJEKTU	1905,22 m ²

trasa metalické kabeláže

trasa optické kabeláže

A 23 datová dvouzásuvka
A 24

A 13 datová jednozásuvka

HR_2

datový rozvaděč 19"
- HR - hlavní rozv.
- PR - podružný rozv.

Přístupový bod AP - WIFI

prostup nahoru

prostup dolu

K4 kamera č. 4


WIFI směrová

DV Dveřník

Č Čtečka přístupových karet

D Docházkový systém

WAN Přípojka WAN

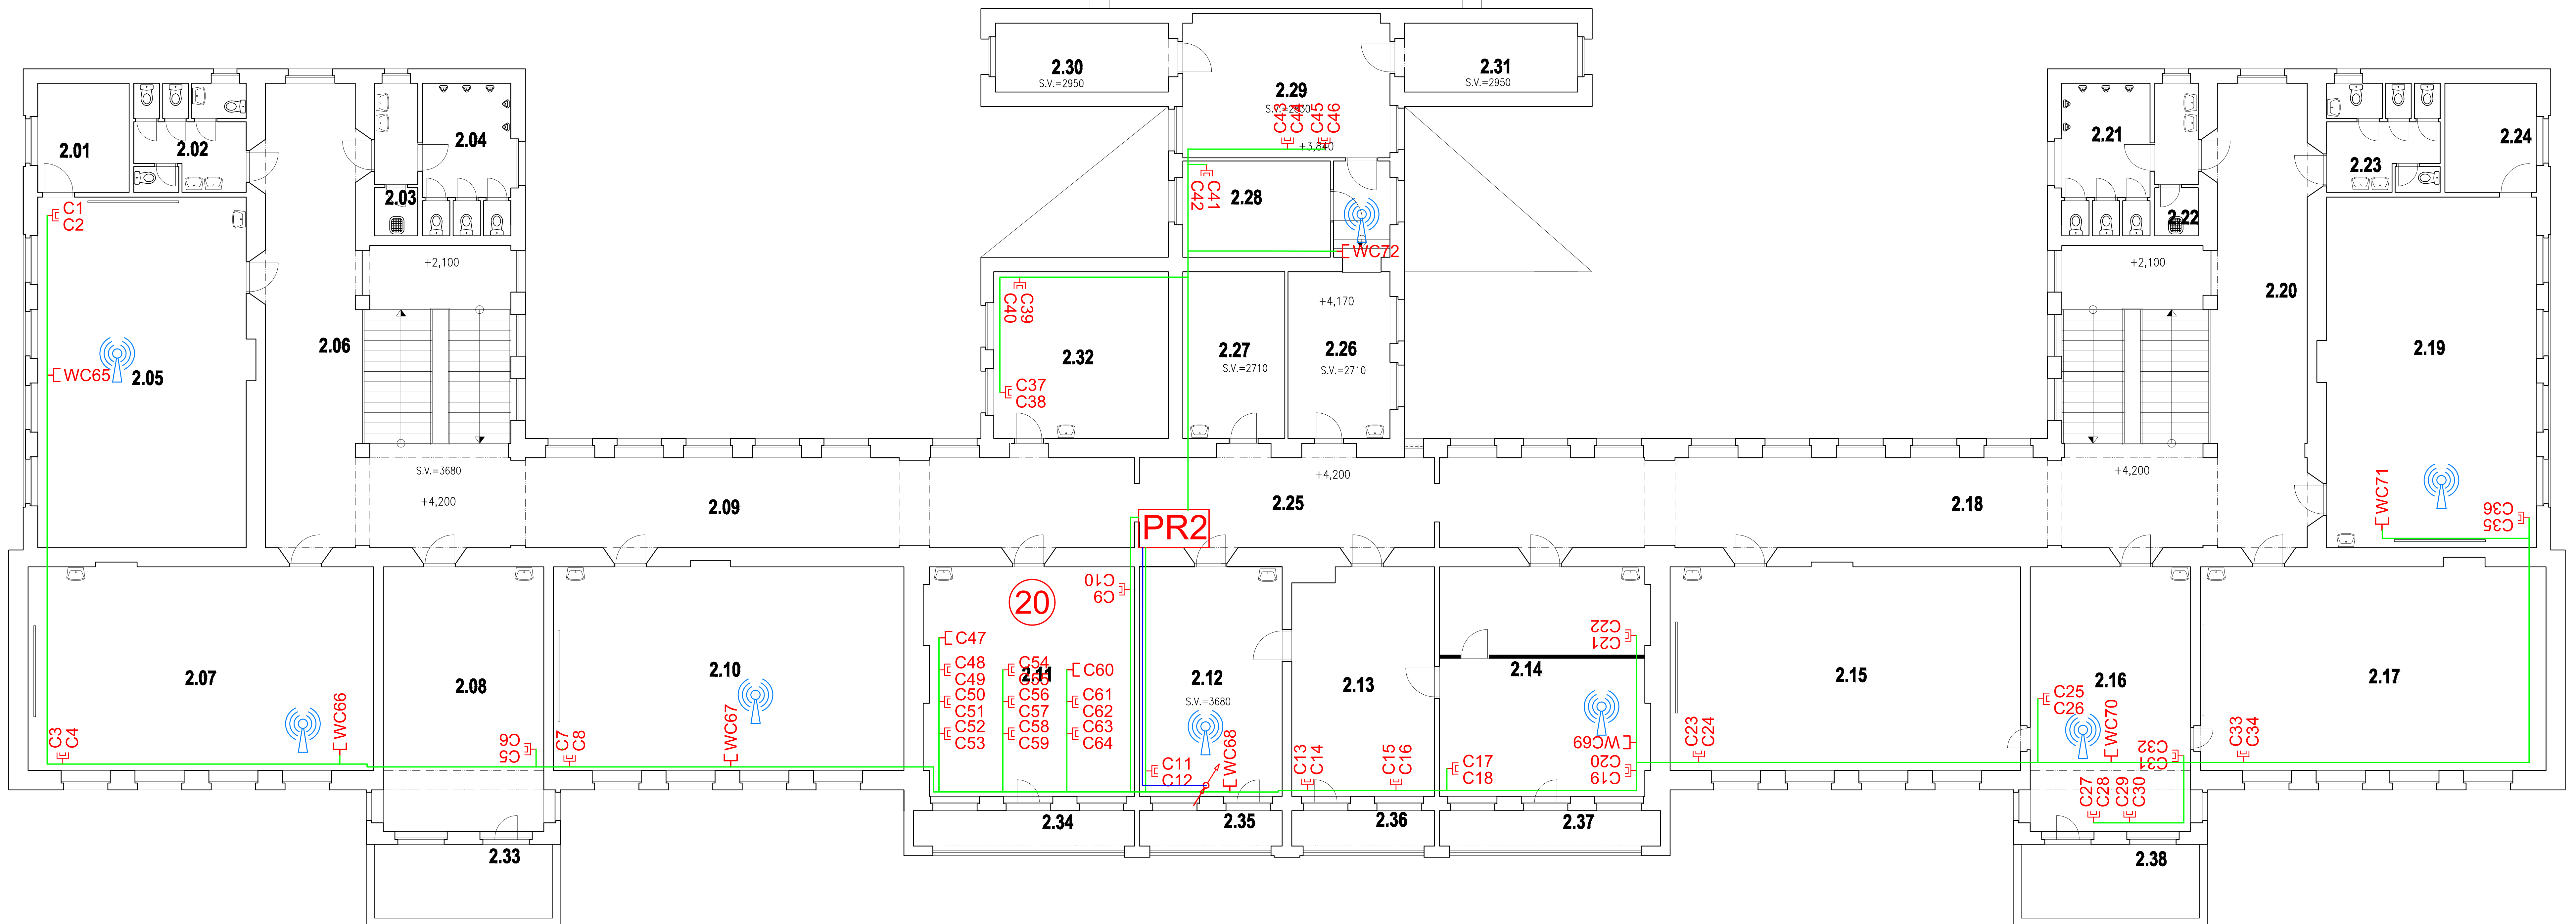


POZN.:
-STAVEBNÍ PASPORT BUDOVY TVOŘÍ ZÁKLADNÍ VÝKRESOVOU I TABULKOVOU DOKUMENTACI OBJEKTU,
OBSAHUJE ZPRACOVÁNÍ VŠECH PŮDORYSŮ BUDOVY, ŘEZ A ZÁKLADNÍ POHLEDY, PŮDORYSY OBSAHUJÍ
ČÍSLOVÁ MÍSTNOSTI A ZÁKLADNÍ INFORMACE O MÍSTNOSTI.

-PODKLADEM PRO PASPORTIZACI BYLA DOKUMENTACE "REKONSTRUKCE A MODERNIZACE 1. Z.Š. U SPLAVU 550 TRINEC, DÁLE BYLA PRAVEDENA POJZE VIZUÁLNÍ PROHLÍDKA OBJEKTU
-DOKUMENTACE JE ZPRACOVÁVÁ V ROZSAHU PRO POTŘEBU SPRÁVY OBJEKTU, KÓTY OKEN A DVEŘÍ JSOU POJZE ORIENTÁČNÍ !!!

LEGENDA MATERIÁLŮ:

	ZDĚNÉ A BETONOVÉ KONSTRUKCE
	SDK KONSTRUKCE

Trinec_2NP 05.02.2024 8:57:10 verze: 3

	zhotovitel: PASPORTIZACE ZÁKLÁDNÍ ŠKOLY U SPLAVU 550, TRINEC parc.č. 233/1, k.ú. Trinec, okres Příbram - Mstak	
	zhotovitel projektů: RHPARTNER ENGINEERING s.r.o. PROJEKCE A REALIZACE STAVB www.rhpartner.cz info@rhpartner.cz +420 608 000 019 veškeré projekty: Mgr. Radim Havlíček +420 608 000 019 výpočty: Ing. Radim Žukal +420 777 980 388 autorizovaný inženýr projektů: Ing. Pavel Petruška CHAAT 1101837 stages: pasportizace	
autorizující instituce:	technická zpráva k.ú. stavební č. 03/2008	datum: 05 / 2013 formát: číslo zakázky: provoz: ST
výnos:		měřítko: 1:100 datum výnosu: 12