

Lay-out Projektční kancelář

Přemysl Cieslar

Beskydská 697

739 61 Třinec

Váš dopis značky / ze dne

7.8.2023

Naše značka

V046/2023

Vyřizuje / linka

Ing. Petr Cymorek
558 333 779

Třinec

15.08.2023

Věc:

Vyjádření k existenci teplárenských zařízení v zájmovém území pro stavbu :
“Sanace suterénního zdiva MŠ Janáčkova č.p. 498“

— Sdělujeme Vám, že v zájmovém území vyznačeném na Vámi zaslaném situačním schématu - k.ú. Lyžbice, parc.č. 2225, **se nenacházejí** teplárenská zařízení v majetku naší společnosti DTT, a.s. – viz. příloha č.1

Upozorňujeme, že v této lokalitě může mít teplárenské rozvody společnost **Energetika Třinec, a.s.**

Souhlasíme s provedením výše jmenované akce.

— **Platnost vyjádření do 15.8. 2024**

S pozdravem



DTT
Distribuce tepla Třinec, a.s.
Máchova 1131
739 61 Třinec-Lyžbice 3
DIČ: CZ64609812
Tel./fax: 558 333 779, 558 333 526

Ing. Petr Cymorek
Investice a opravy

Telefon

558 333 779
558 333 526

Fax

558 333 779
email:
dttas@seznam.cz

Bankovní spojení


Komerční banka a.s.
expozitura Třinec
č.ú.: 193809820277 / 0100

IČO

64609812

DIČ

CZ64609812

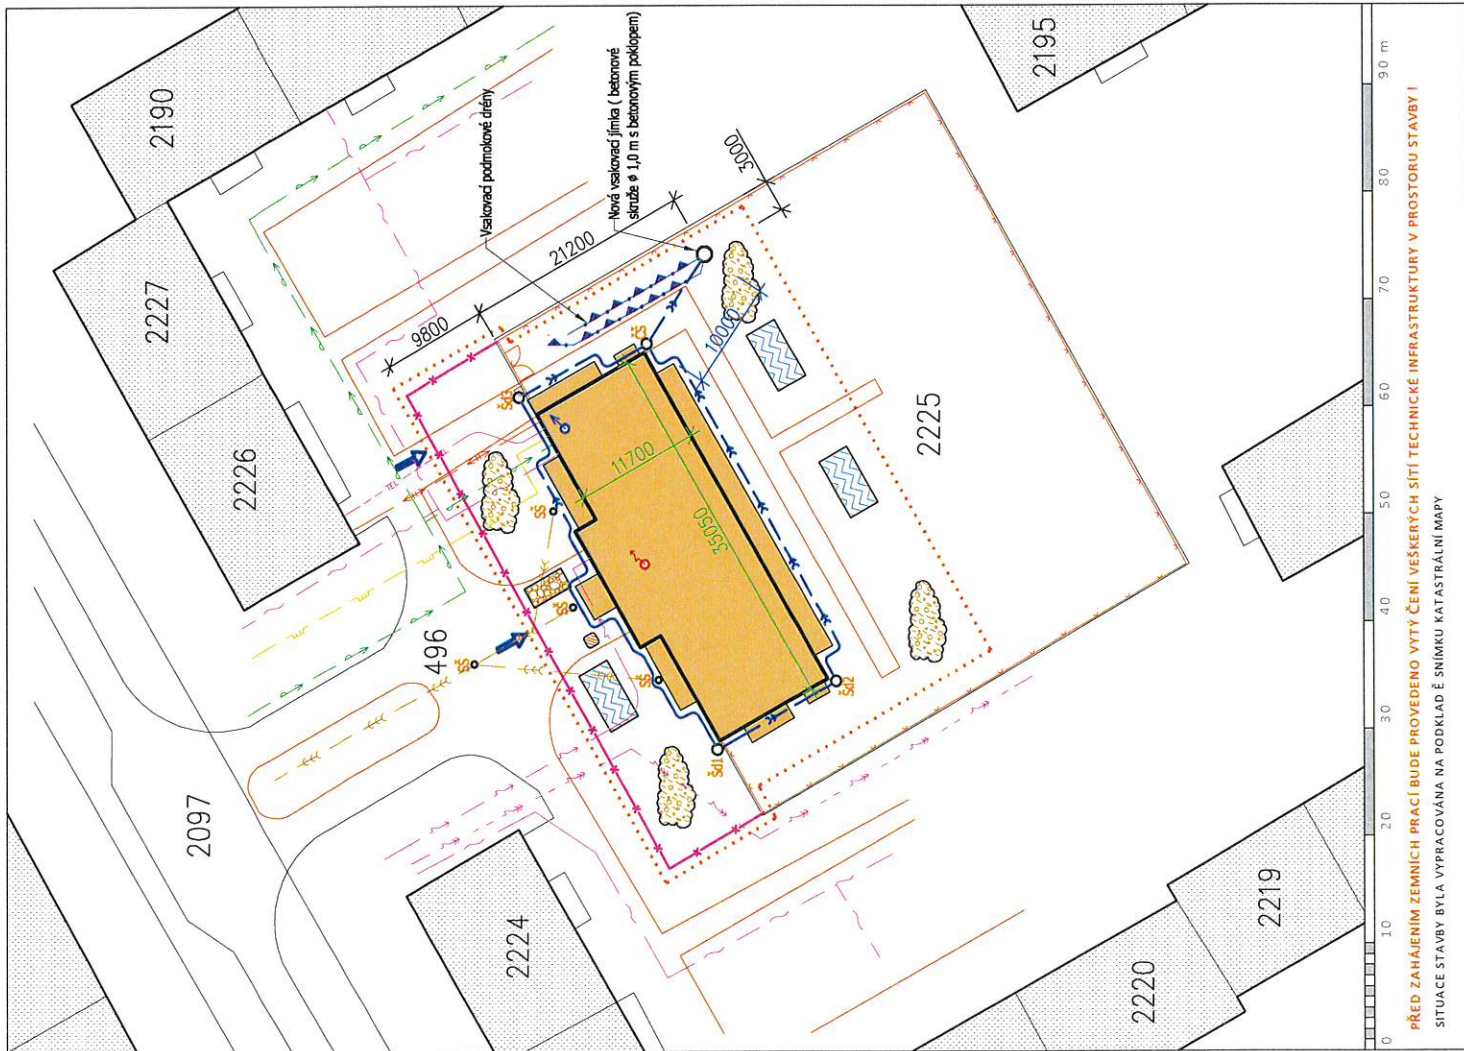

LEGENDA:

- STÁVAJÍCÍ OBJEKT URČENÝ K SANACI SUTERÉNNÍHO ZDIVA
 - STÁVAJÍCÍ OKOLNÍ OBJEKTY
 - KATASTRÁLNÍ MAPA
 - DOPRAVNÍ INFRASTRUKTURA STÁVAJÍCÍ
 - OPOČENÍ STÁVAJÍCÍ
 - NOVÁ VENKOVNÍ ČÁST ROZVODU DŘEVNÉ - cca 122,0 m'
 - VSAKOVACÍ DŘEVNÝ PVC DN 100 (2x 15 m) V HLOUBCE 3,8-4,0 m, DLE HG POSUDKU FA ZEMPOJA S.R.O.
- ## STÁVAJÍCÍ SÍTĚ TECHNICKÉ INFRASTRUKTURY:
- VODOVOD - Smlák Ostrava a.s.
 - KANALIZACE JEDNOTNÁ - Smlák Ostrava a.s.
 - PLYNOVOD STL - RWE s.r.o.
 - ELEKTRO VEDENÍ PODZEMNÍ NN DO 1kV - ČEZ Distribuce a.s.
 - ELEKTRO VEDENÍ PODZEMNÍ VN DO 35 kV - ČEZ Distribuce a.s.
 - PODZEMNÍ SPOJOVACÍ VEDENÍ KABELOVÉ TELEFYZE - NEI TV a.s.
 - PODZEMNÍ TELEKOMUNIKAČNÍ VEDENÍ - Telefonka O2 a.s.
 - TEPILOVOD PODZEMNÍ - ENERGETIKA TŘINEC a.s.
 - PODZEMNÍ VEDENÍ VEŘEJNÉHO OSVĚTLENÍ - Nehlsen Třinec s.r.o.

LEGENDA STAVENIŠTĚ:

- OBVOD ÚZEMÍ DOTČENÉHO STAVBOU
- VÝJEZD, VÝJEZD NA STAVENIŠTĚ
- STAVENIŠTNÍ SKLAD - NECHRÁNĚNÁ PLOCHA
- KONTEJNER PRO UMÍSTĚNÍ STAVBNÍHO ODPADU
- WC - EKOLOGICKÁ MOBILNÍ BUNKA
- STAVENIŠTNÍ ZDROJ ELEKTŘINY - VNITŘNÍ ROZVOD ELEKTROINSTALACE V OBJEKTU
- STAVENIŠTNÍ ZDROJ VODY - VNITŘNÍ ROZVOD VODOVODU V OBJEKTU
- STAVENIŠTNÍ MEZIDOPNIE - VÝKOPEK
- OPOČENÍ S BRANOU PRO VÝJEZD, VÝJEZD A VSTUP NA STAVENIŠTĚ - cca 71 m

SOUHLASÍME SE STAVBOU.

15.8.2023

Distribuce Tepla Třinec, a.s.
Máchova 111
739 61 Třinec-Lyžice
DIČ: CZ646098122
Tel./fax: 558 333 779, 558 333 526

SIT

<div> <div>PROJEKČNÍ KANCELÁŘ</div> <div>lay-out</div> </div>		tel. +420 776 213 159 - cieslar@lay-out.cz	
Vypracoval: Přemysl Cieslar	Zodpovědný projektant / Kontrola: Ing. Aleš Kozielek	Počet formátů: 2, A4	Datum vypracování: 12 / 2012
Investor: Město Třinec, Jablunkovská 160, 739 61 Třinec	Místo stavby: Obec Třinec, k.ú. Lyžice, parc.č. 2225,	Stupeň dokumentace: DPS	Číslo zakázky: L2012 - 51
Název stavby: změna dokončené stavby - stavební úpravy sanace suterénního zdiva		Měřítko: 1:500	Číslo výkresu: 2
MŠ JANÁČKOVÁ č.p. 498		SITUACE STAVBY	