





① Uložení kabelů
ve zpevněném povrchu

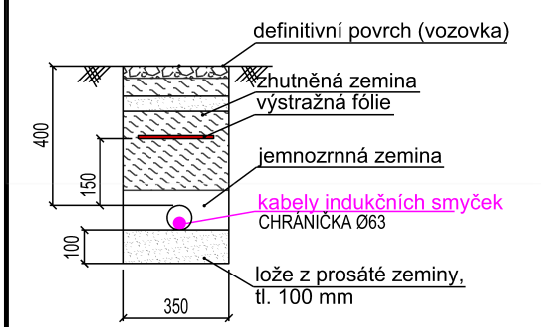

② Uložení kabelů
ve zpevněném povrchu

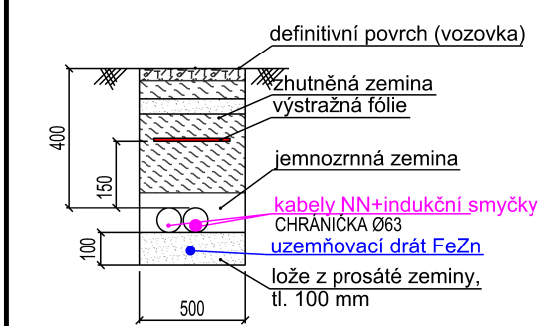

③ Uložení kabelů
pod vozovkou - protlak

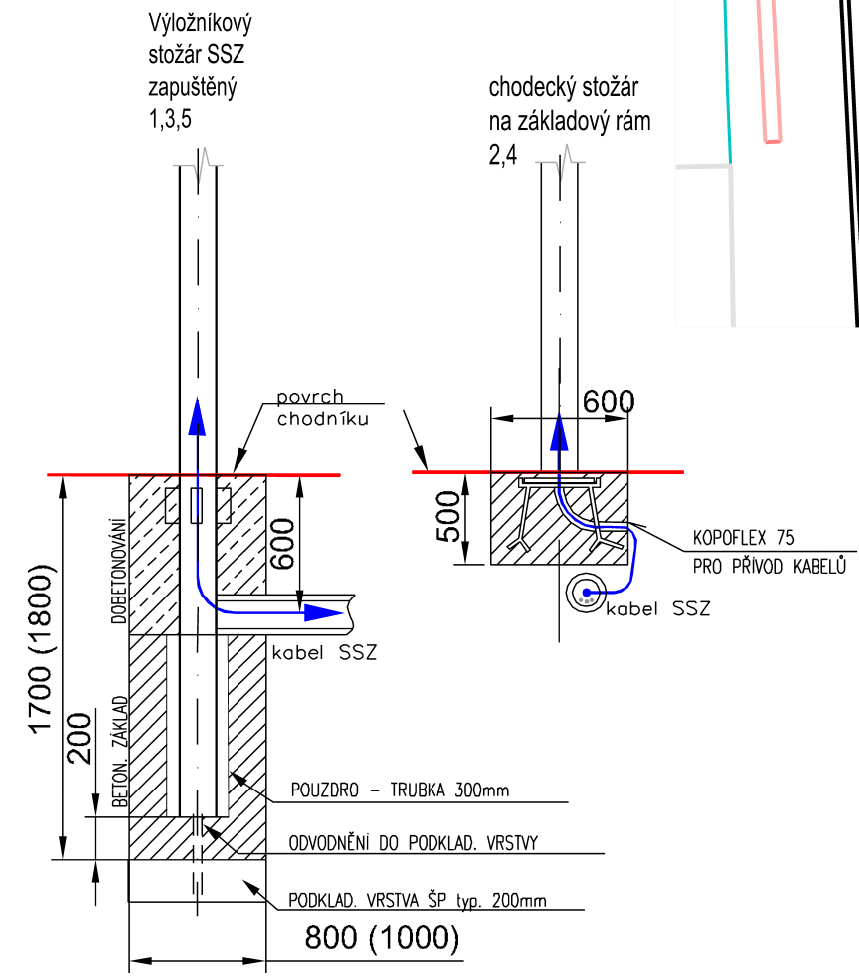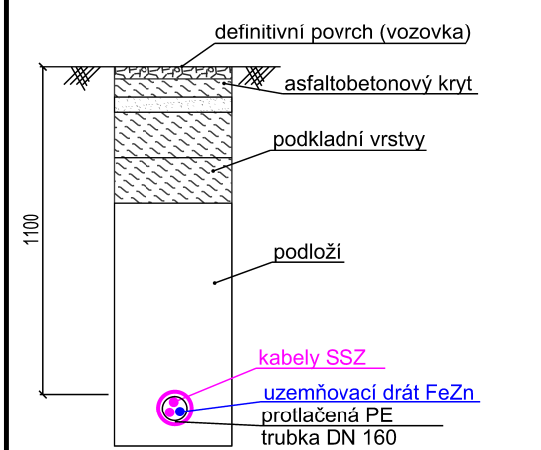

Hlavní projektant:	Vedoucí projektant:	Vypracoval:	Kontroloval:
Ing. Marek Urban	Ing. Marek Urban	Ing. Marek Urban	Ing. Daniel Hokeš
Stavba: SSZ Silnice II/476, Třinec, ul. Frýdecká (výjezd z aut. stanoviště) – rekonstrukce			
Objekt: SSZ - SVĚTELNÉ SIGNALIZAČNÍ ZAŘÍZENÍ			
Obsah: D1 - SITUACE - STAVEBNÍ ÚPRAVY			
Soubor:	Číslo výkresu:		

CROSS CROSS Zlín, a.s. Průmyslová 1395 763 02 Zlín, Malenovice Tel: 577110211 E-MAIL: cross@cross.cz	
HIP:	
Číslo zakázky:	OPR-2023-000431
Stupeň dokumentace:	RDS
Datum 1. vydání:	07/24
Měřítko: 1:100	Formát: 2A4 (0.297x0.420)
Datum revize:	Výtisk číslo:
--	
Číslo revize:	00