


PŮDORYS 1NP - VYTÁPĚNÍ OKRUH VZT

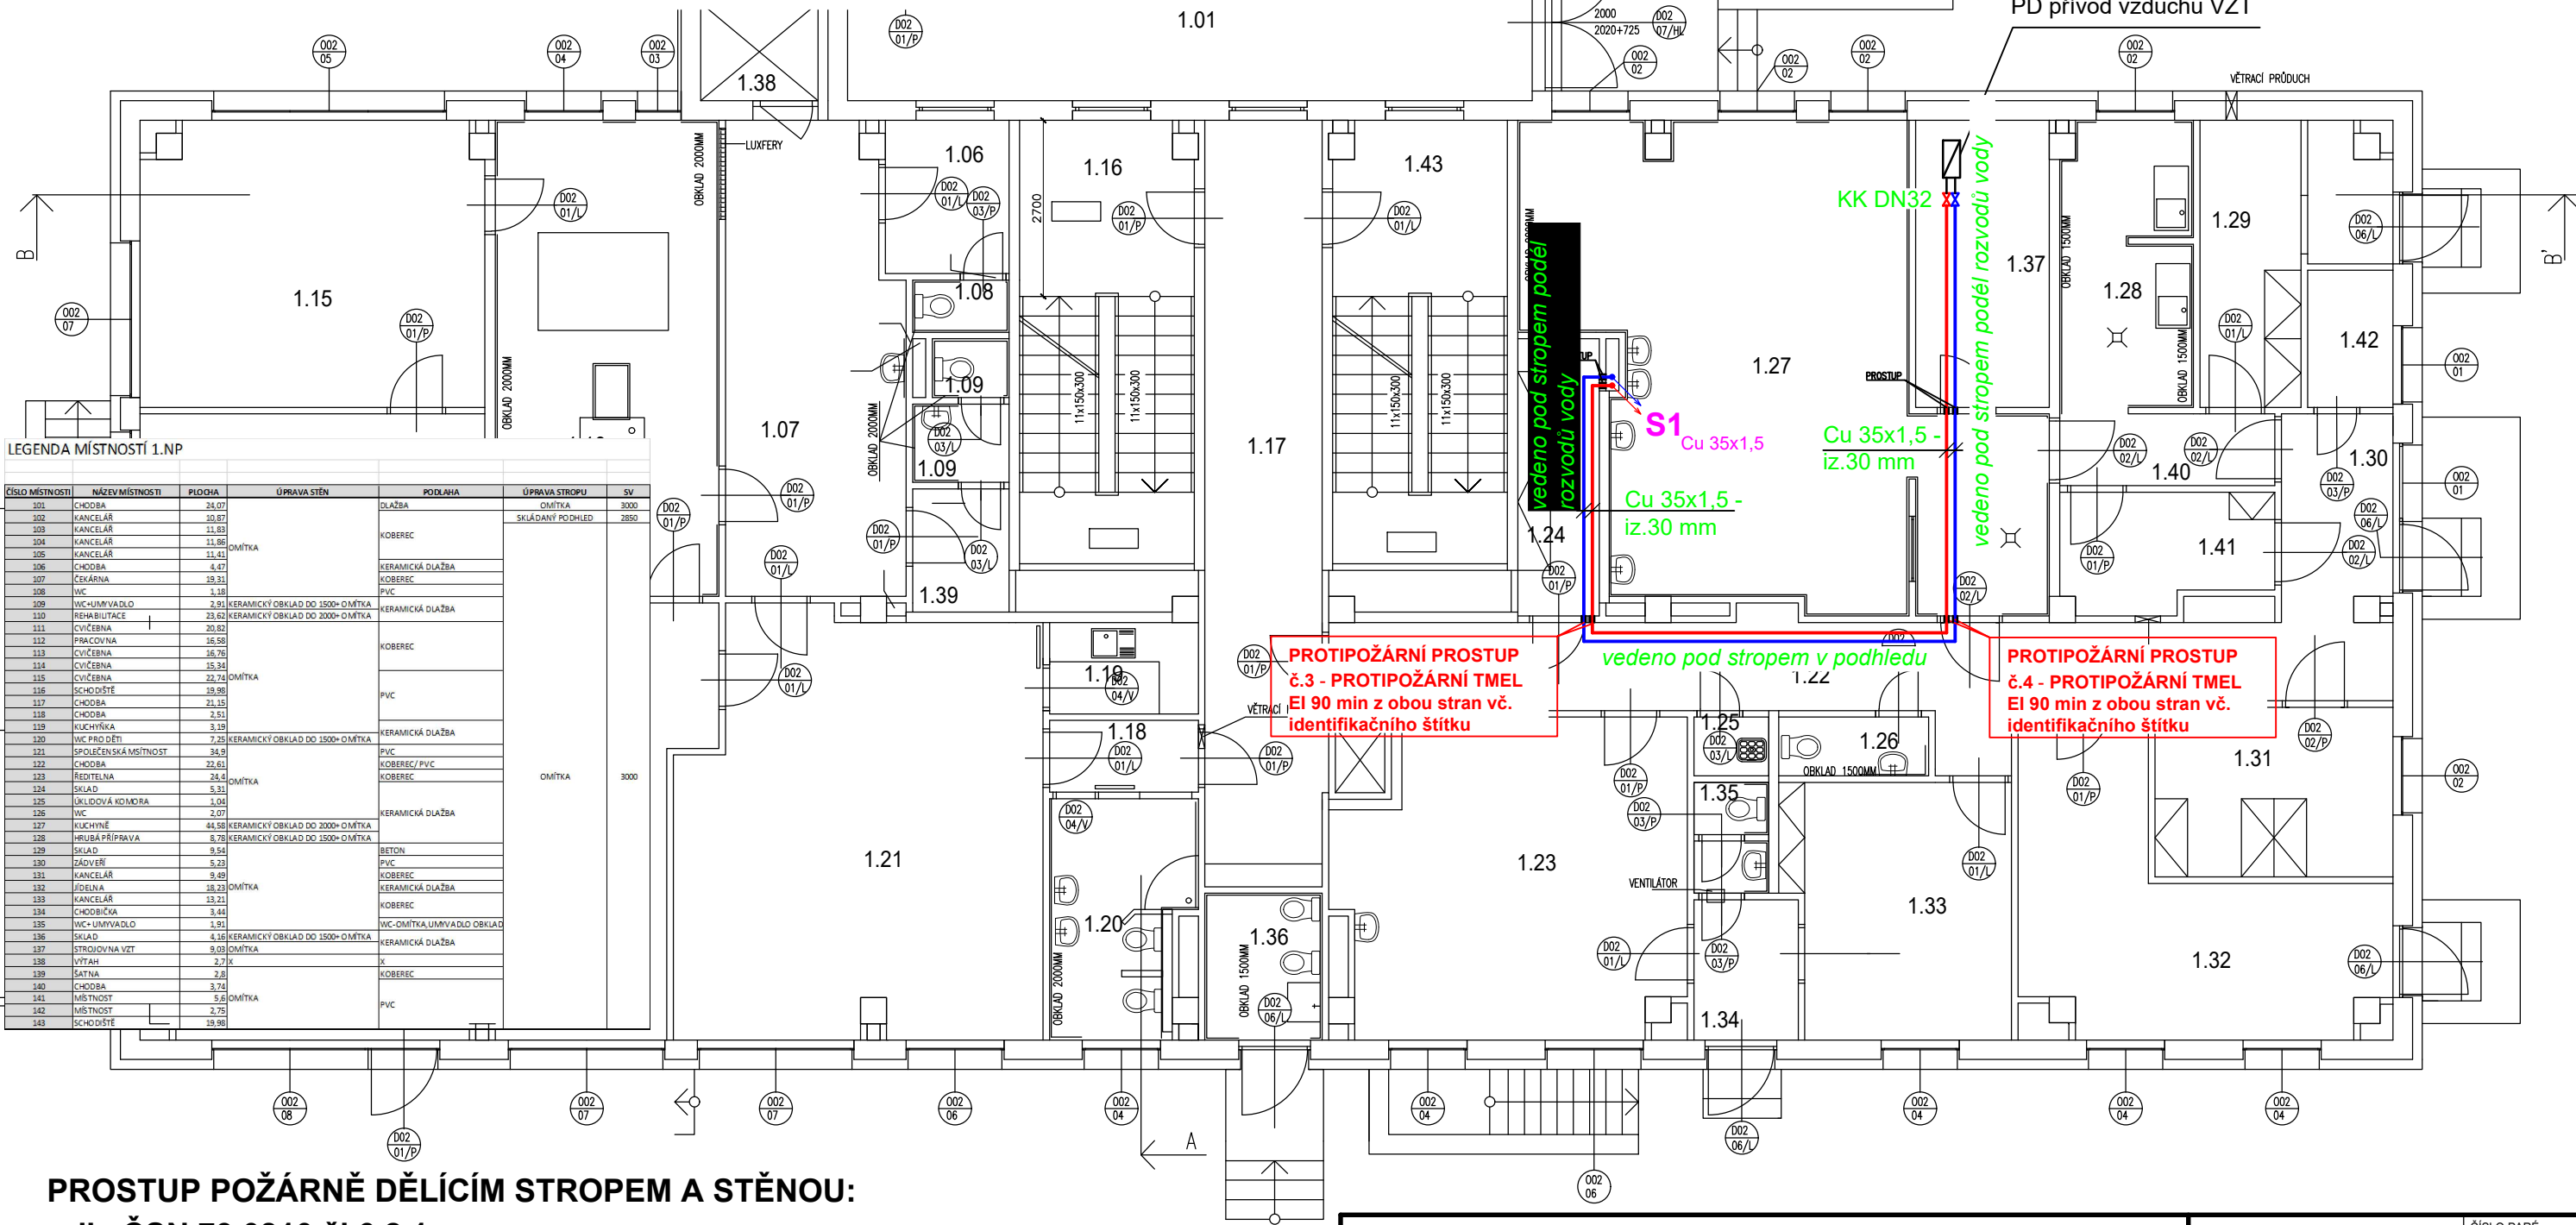


PROSTUP POŽÁRNĚ DĚLÍCÍM STROPEM A STĚNOU:
- dle ČSN 73 0810 čl.6.2.1

MINERÁLNÍ VATA NEBO MATERIÁL
S TŘÍDOU REAKCE NA OHEŇ A1
nebo A2 dle ČSN 730810 čl.6.2.1
MEZIKRUŽÍ VYSTŘEDIT.

DOTAŽENÍ SKLADBY K-CE K OCHRANNÉ
TRUBCE VE STEJNÉM SLOŽENÍ NEBO
NAHRAZENÍ MATERIÁLEM VYKAZUJÍCÍM
STEJNOU NEBO VYŠŠÍ POŽÁRNÍ
ODOLNOST JAKO DĚLÍCÍ KONSTRUKCE

OCELOVÁ OCHRANNÁ TRUBKA

MĚDĚNÉ POTRUBÍ

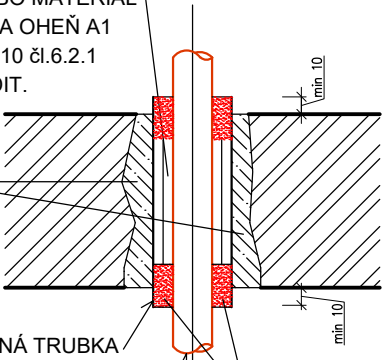

POŽÁRNĚ
DĚLÍCÍ
KONSTRUKCE

UTĚSNĚNÍ - PROTIPOŽÁRNÍ
TMEL S POŽÁRNÍ
ODOLNOSTÍ 90 MINUT.

HAMROZI s.r.o. www.hamrozi.cz hamrozi@iol.cz			ČÍSLO PARÉ:			
HAMROZI s.r.o. Polní 411, 739 61 Třinec tel. +420 558 324 154 provozovna: Jablunkovská 50, 737 01 Český Těšín tel. +420 558 746 838			ZMĚNA ČÍSLO:			
ZODPOVĚDNÝ PROJEKTANT: Ing. David ŠOTKOVSKÝ			VYPRACOVAL: Ing. David ŠOTKOVSKÝ			
AUTORIZOVANÝ PROJEKTANT: Ing.Arch. Alena VOJTECHOVSKÁ			RAZÍTKO AUTORIZOVANÉ OSOBY			
MÍSTO STAVBY: Máchova 1134, 739 61 Třinec			ARCHIV. Č.: 322017			
INVESTOR: Centrum sociální pomoci Třinec, příspěvková organizace			POČET A4: A3 (297x420 mm)			
NÁZEV PROJEKTU: „CSPT Třinec, Máchova č. 1134 - Generální oprava vnitřních rozvodů vody a kanalizace“ SO 03 - Přívod vzduchu pro VZT vč. napojení na topný uzel ve výměnikové stanici			STUPEŇ: DVZ + DPS			
NÁZEV VÝKRESU: PŮDORYS 1NP - VYTÁPĚNÍ OKRUH VZT			DATUM: září 2017			
			MĚŘÍTKO: 1:100			
			OBJEKT: SO03			
			ČÍSLO VÝKRESU: D.1.4.02			