


PŮDORYS 1NP - KANALIZACE

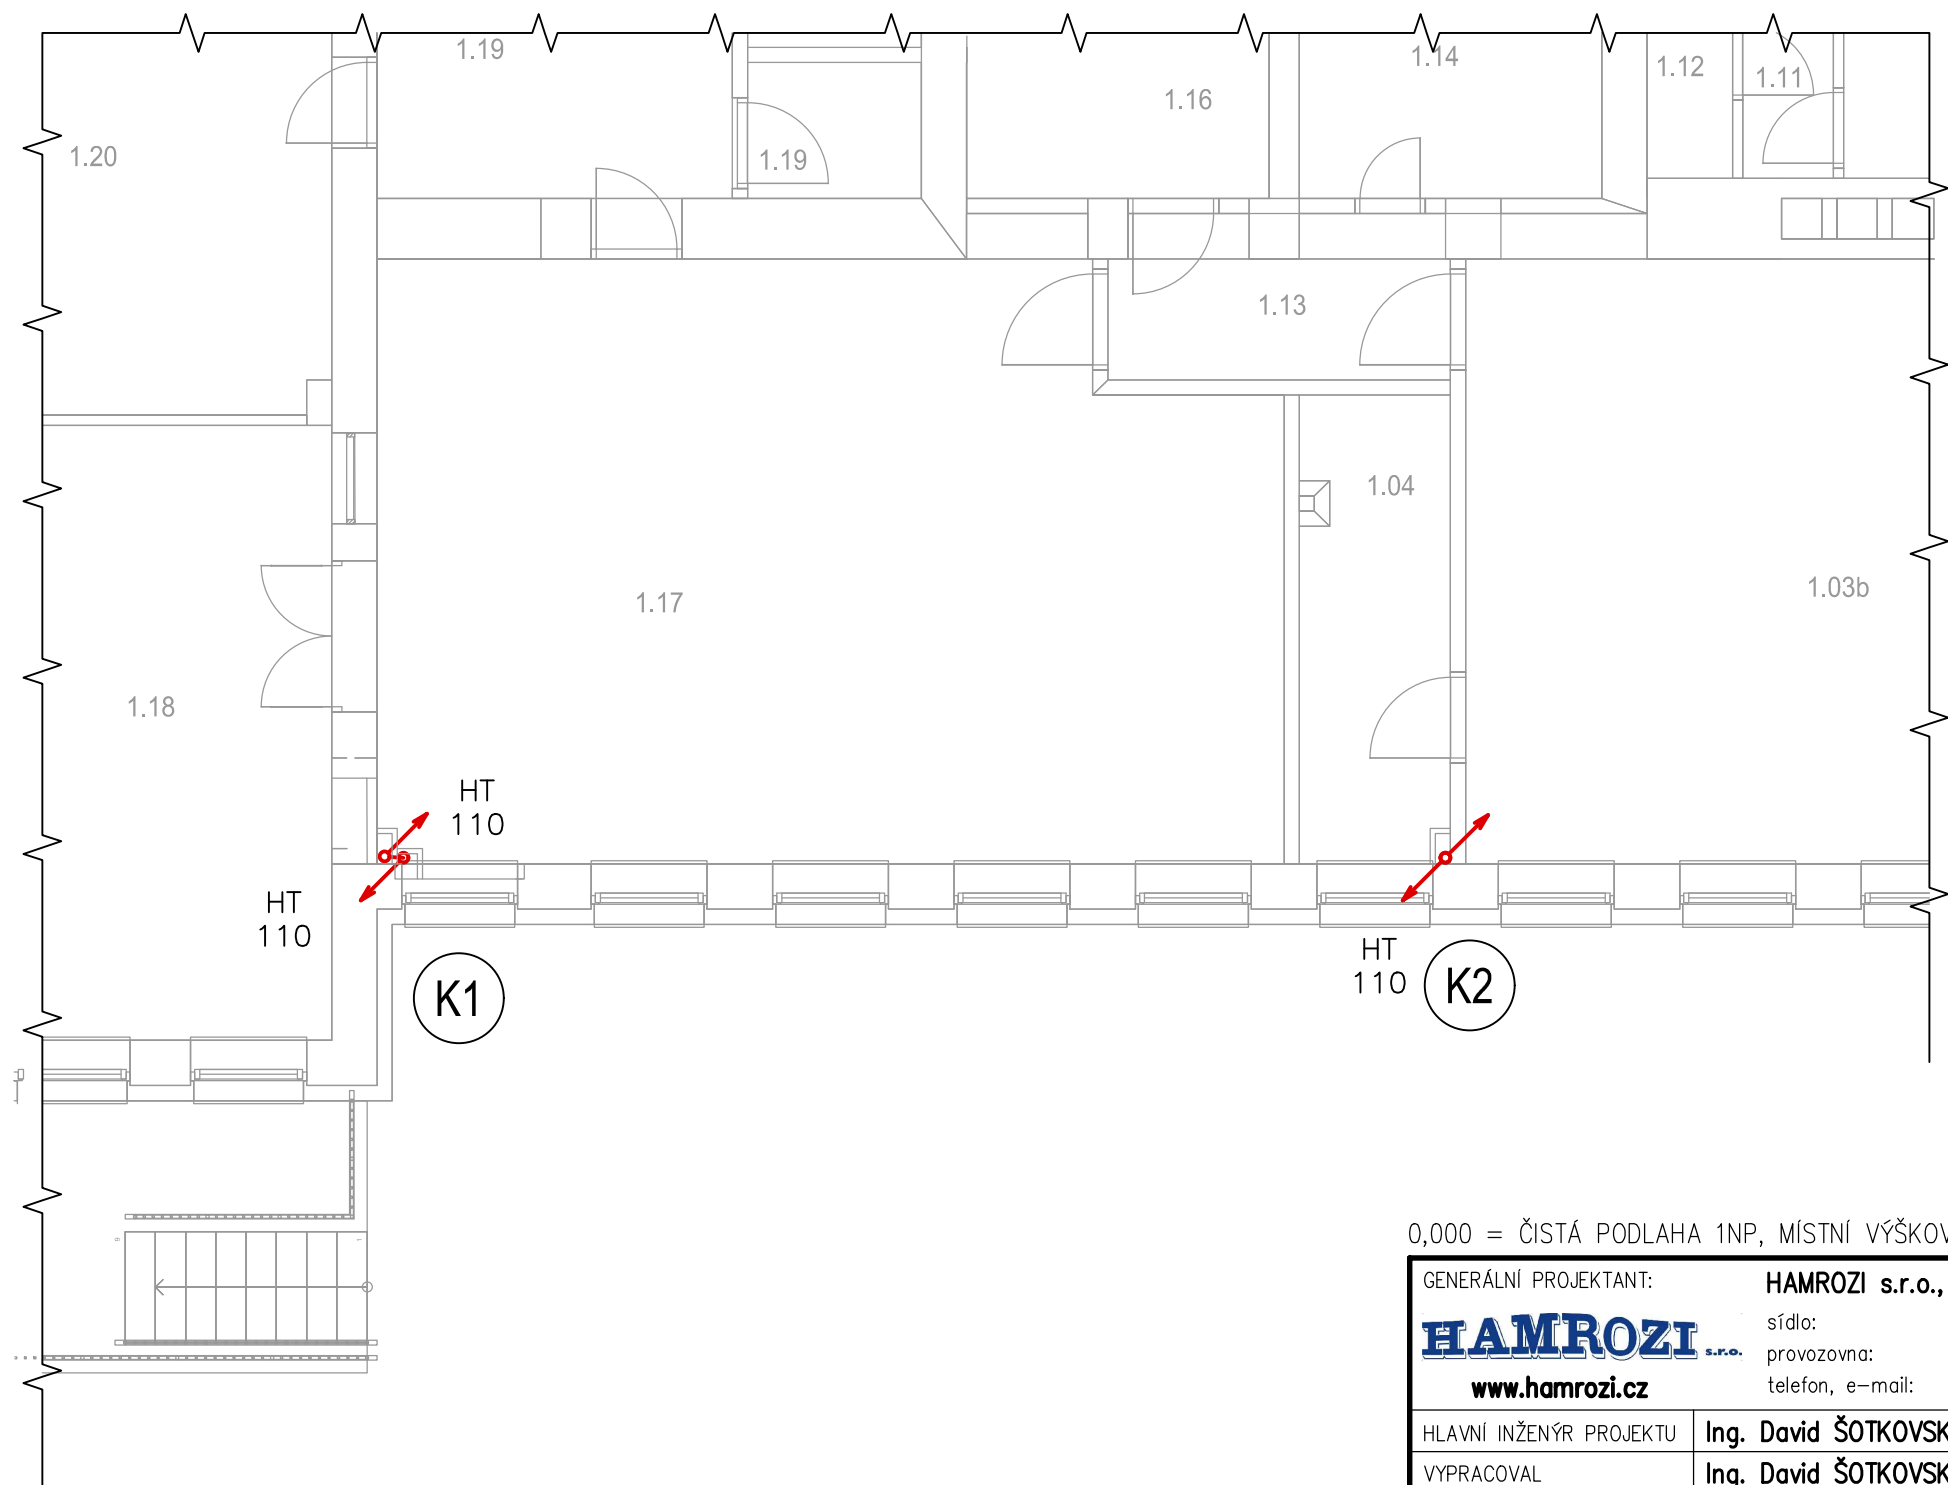

LEGENDA:
ODPADNÍ POTRUBÍ PP-HT

0,000 = ČISTÁ PODLAHA 1NP, MÍSTNÍ VÝŠKOVÝ SYSTÉM

| | | | | | |
|---|---|--|-------------------------------------|----------------------------|---|
| GENERÁLNÍ PROJEKTANT: | | HAMROZI s.r.o., Třinec, Staré Město, Polní 411 | | RAZÍTKO AUTORIZOVANÉ OSOBY | ČÍSLO PARÉ: |
| HAMROZI <small>s.r.o.</small> | | sídlo: | Polní 411, 739 61 Třinec | | |
| www.hamrozi.cz | | provozovna: | Jablunkovská 50, 737 01 Český Těšín | | |
| | | telefon, e-mail: | +420 558 324 154, info@hamrozi.cz | | |
| HLAVNÍ INŽENÝR PROJEKTU | Ing. David ŠOTKOVSKÝ | | | | DATUM: srpen 2021 |
| VYPRACOVAL | Ing. David ŠOTKOVSKÝ | | | | |
| ZODPOVĚDNÝ PROJEKTANT | Ing. David ŠOTKOVSKÝ | | | | |
| INVESTOR STAVBY | Centrum sociální pomoci Třinec, příspěvková organizace Máchova 1134, 739 61 Třinec, IČ: 75055473 | | | | |
| MÍSTO STAVBY | Čapkova 708, 739 61 Třinec – Staré Město | | | | ČÍSLO ZAKÁKY 21Za10685 |
| NÁZEV STAVBY: | Vestavba sociálních zařízení v Azylovém domě pro rodiče s dětmi na ul. Čapkova 708 | | | | ČÍSLO ARCHIVNÍ 082021 |
| STAVEBNÍ OBJEKT | S001 – VESTAVBA SOCIÁLNÍCH ZAŘÍZENÍ | | | | POČET A4 A3(420x297 mm) |
| ČÁST | D.1.4 ZTI | | | | STUPEŇ PDOS+PDPS |
| OBSAH: | PŮDORYS 1NP – KANALIZACE | | | | ČÍSLO DOKUMENTU 082021–S001–D.1.4.04 |
| | | | | | MĚŘÍTKO: 1: 75 |
| | | | | | ČÍSLO VÝKRESU: D.1.4.04 |