


PŮDORYS SUTERÉNU - KANALIZACE

LEGENDA:
ODPADNÍ POTRUBÍ PP-HT

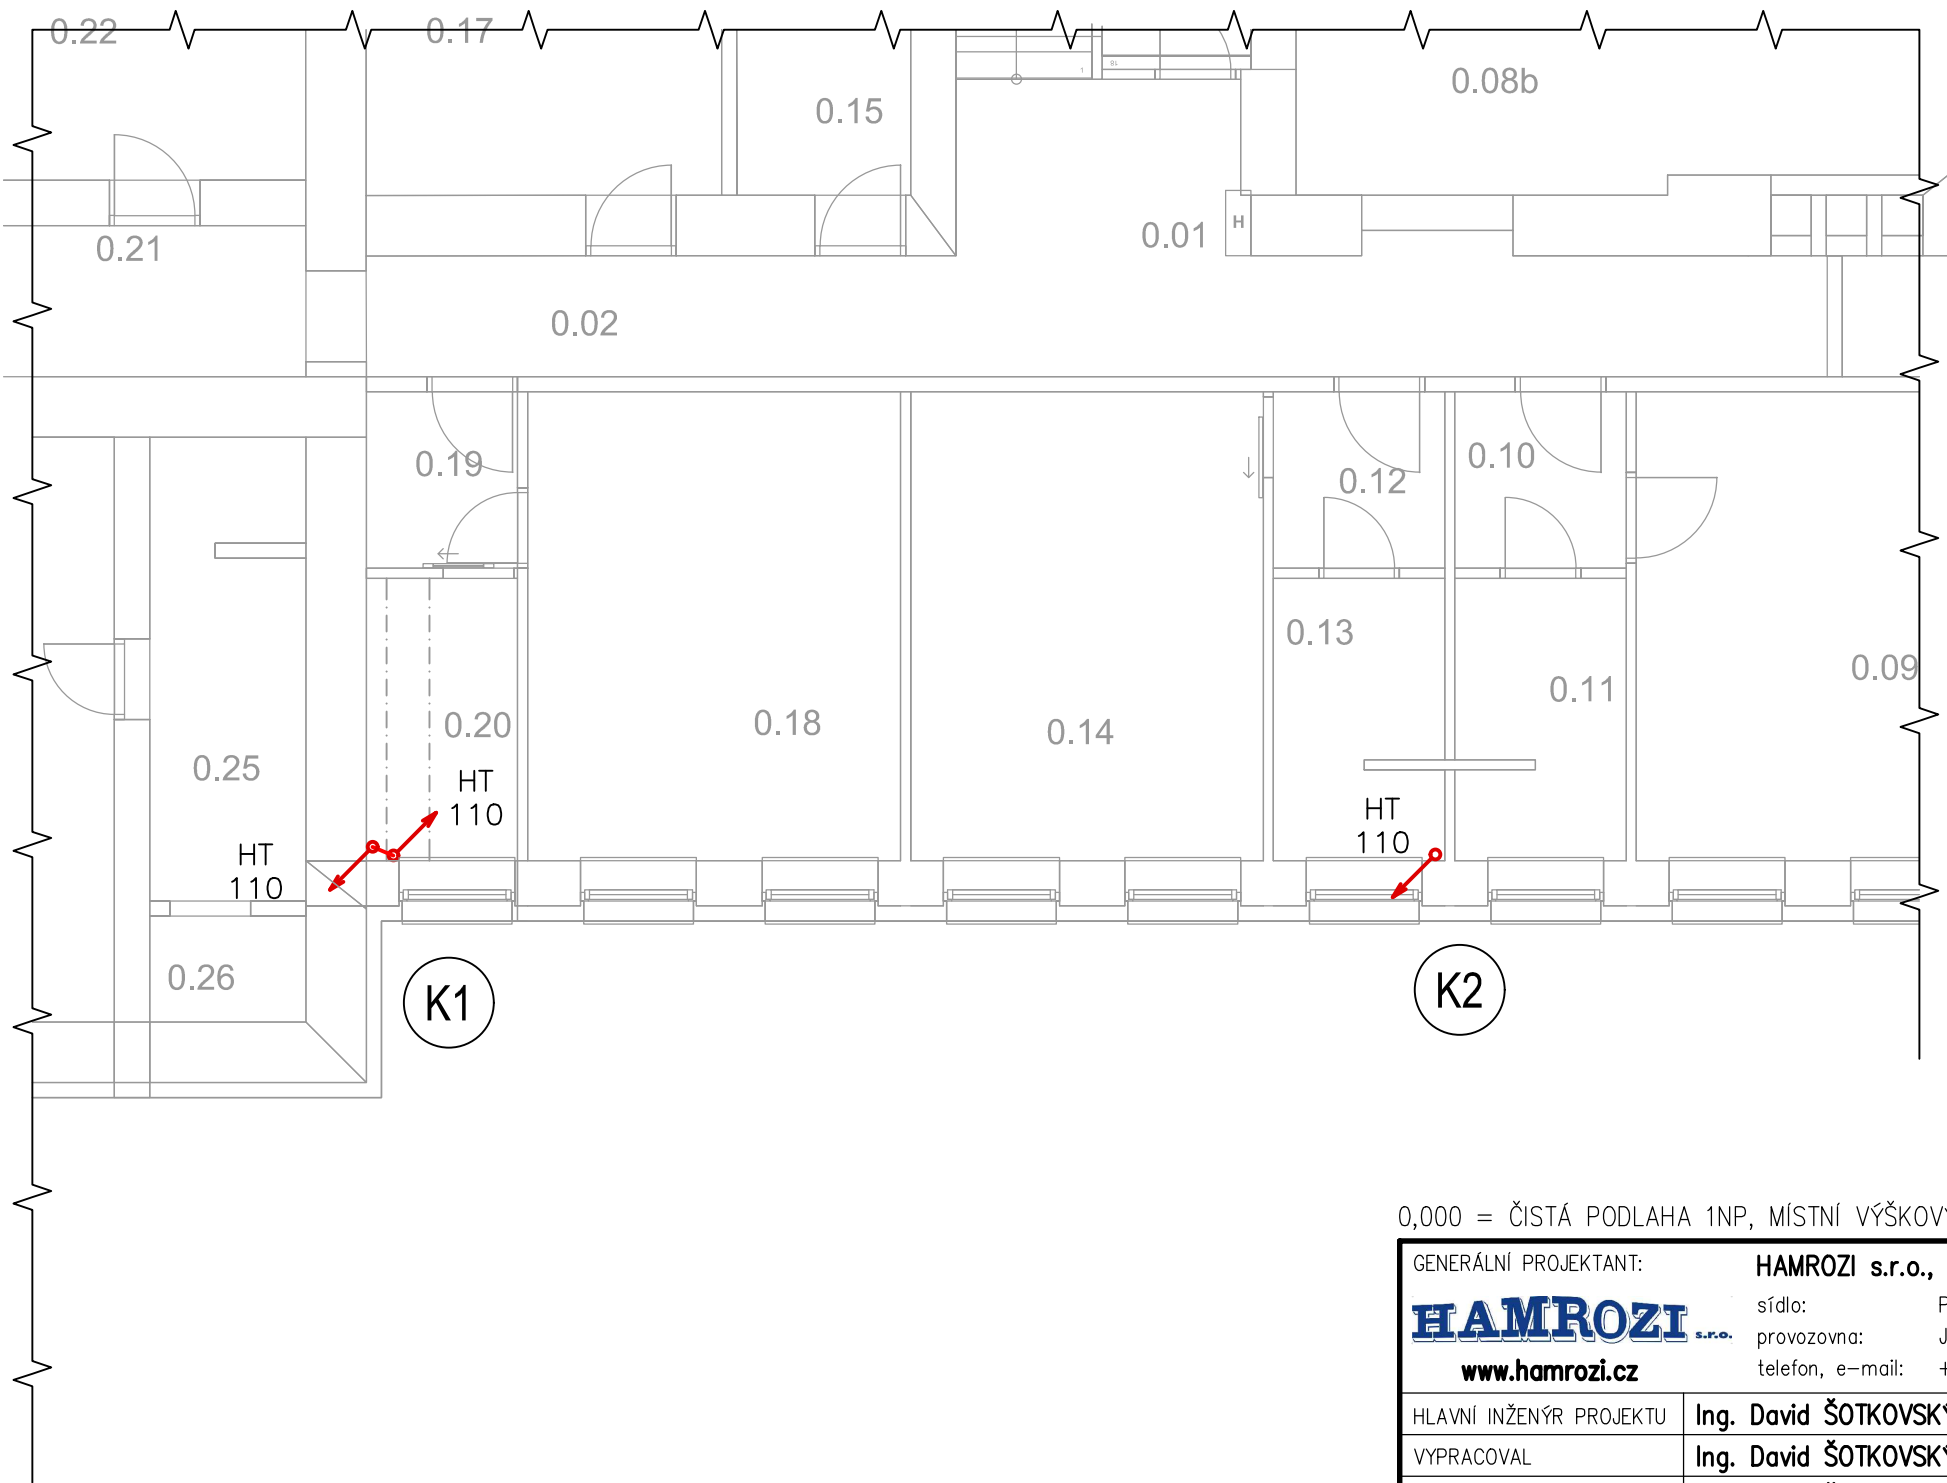

0,000 = ČISTÁ PODLAHA 1NP, MÍSTNÍ VÝŠKOVÝ SYSTÉM

GENERÁLNÍ PROJEKTANT:		HAMROZI s.r.o., Třinec, Staré Město, Polní 411		RAZÍTKO AUTORIZOVANÉ OSOBY	ČÍSLO PARÉ:
HAMROZI s.r.o.		sídlo:	Polní 411, 739 61 Třinec		
www.hamrozi.cz		provozovna:	Jablunkovská 50, 737 01 Český Těšín		
		telefon, e-mail:	+420 558 324 154, info@hamrozi.cz		
HLAVNÍ INŽENÝR PROJEKTU	Ing. David ŠOTKOVSKÝ				
VYPRACOVAL	Ing. David ŠOTKOVSKÝ				
ZODPOVĚDNÝ PROJEKTANT	Ing. David ŠOTKOVSKÝ				DATUM: srpen 2021
INVESTOR STAVBY	Centrum sociální pomoci Třinec, příspěvková organizace Máchova 1134, 739 61 Třinec, IČ: 75055473				
MÍSTO STAVBY	Čapkova 708, 739 61 Třinec – Staré Město				ČÍSLO ZAKÁKY 21Za10685
NÁZEV STAVBY:	Vestavba sociálních zařízení v Azylovém domě pro rodiče s dětmi na ul. Čapkova 708				ČÍSLO ARCHIVNÍ 082021
					POČET A4 A3(420x297 mm)
					STUPEŇ PDOS+PDPS
STAVEBNÍ OBJEKT	S001 – VESTAVBA SOCIÁLNÍCH ZAŘÍZENÍ				ČÍSLO DOKUMENTU 082021–S001–D.1.4.05
ČÁST	D.1.4 ZTI				MĚŘÍTKO: 1: 75
OBSAH:	PŮDORYS SUTERÉNU – KANALIZACE				ČÍSLO VÝKRESU: D.1.4.05