


Schéma elektroinstalace - Půdorys 1.NP

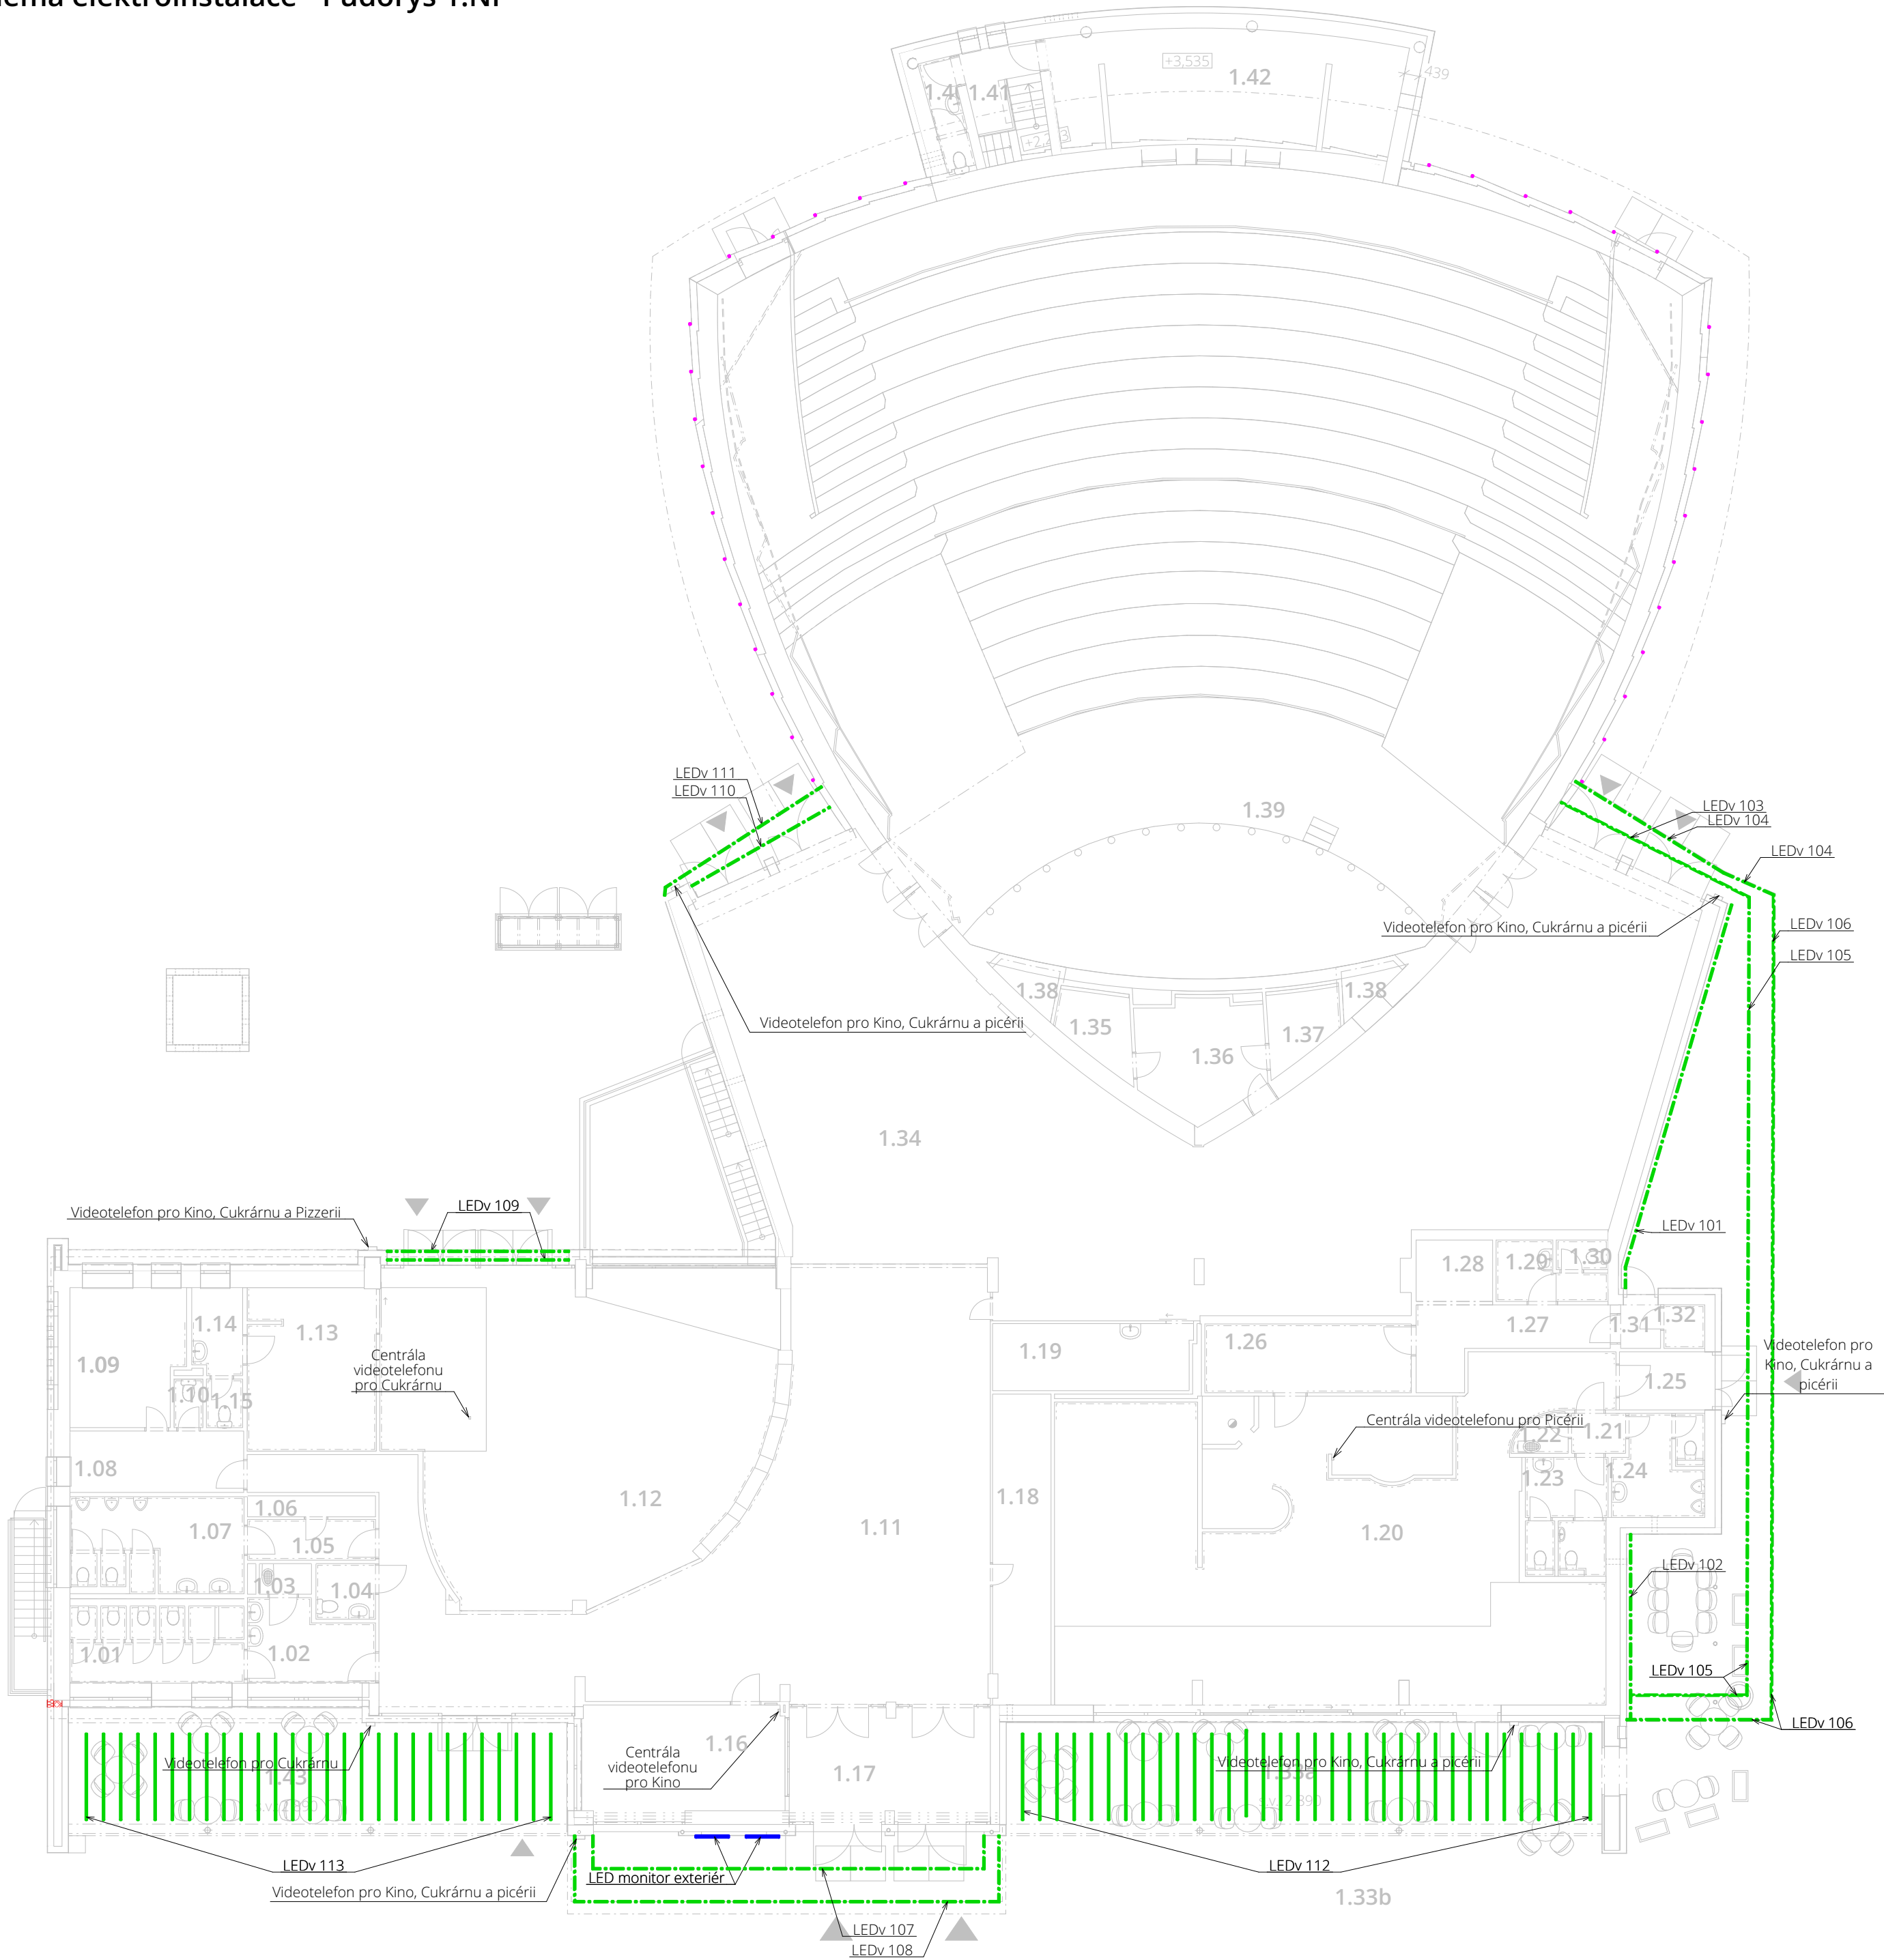

Tabulka místností 1.NP - Stávající bez bouraných		
Č.	Název místnosti	Plocha [m²]
1.01	WC ženy	10,44
1.02	Předsíň WC ženy	7,88
1.03	Sklad	1,35
1.04	WC	2,79
1.05	Chodba WC muži	4,41
1.06	Sklad	2,27
1.07	WC muži	13,34
1.08	Kancelář	9,01
1.09	Kancelář	38,87
1.10	WC	1,18
1.11	Chodba	127,66
1.12	Cukrárna	88,26
1.13	Kuchyň	17,88
1.14	Sklad	3,65
1.15	WC	1,49
1.16	Kancelář	18,80
1.17	Zádvěří	19,23
1.18	Kancelář	15,26
1.19	Pokoj	11,21
1.20	Pizzerie	135,49
1.21	Předsíň	1,82
1.22	Sklad	1,60
1.23	WC ženy	7,89
1.24	WC muži	7,35
1.25	Zádvěří	4,49
1.26	Kuchyň	12,08
1.27	Chodba	9,14
1.28	Mrazicí box	4,19
1.29	Šatna	4,27
1.30	WC	1,29
1.31	Zádvěří	1,62
1.32	Sklad	1,50
1.34	Předsálí	234,22
1.35	Sklad	4,04
1.36	Sklad	12,12
1.37	Sklad	3,84
1.38	Vzduchovod	2,71
1.39	Kinosál	523,28
1.40	WC + předsíň	3,30
1.41	Chodba se schodištěm	8,53
1.42	Promítací kabina	33,19
		<b>1 412,94 m²</b>

Tabulka místností 1.NP - Nové		
Č.	Název místnosti	Plocha [m²]
1.33a	Zastřešená terasa pizzerie	77,13
1.33b	Nezastřešená terasa pizzerie	41,34
1.43	Zastřešená terasa cukrárny	53,07
		<b>171,54 m²</b>

Legenda

- LED pásek RGBW, stmívatelný
- nerezová lišta, rohový profil, v omítce upravený roh pomocí Al T profilu s perlíčkou
- kryt neprůhledný
- LED pásek RGBW, stmívatelný
- umístění v liště
- Velkoformátový monitor

Poznámka

- Před uvedením do provozu musí být provedena výchozí revize,
- Všechny instalace budou provedeny kabely CYKY, není-li uvedeno jinak
- Elektroinstalace budou provedeny dle ČSN EN 33 2130 ed. 2
- Jenotlivé typy a technické parametry svítidel viz Protokoly o provedených výpočtech - Denní, umělé a sdružené osvětlení
- Řešení zapojení jednotlivých zařízení bude součástí DPS
- Před zahájením prací je nutné provést koordinaci s jednotlivými profesemi
- Tato projektová dokumentace slouží pouze pro stavební řízení, pro provádění stavby je nutno zhotovit dokumentaci pro provedení stavby

petit  
atelier

AUTOR NÁVRHU

Ing. Jan Beneš

VYPRACOVALA

Ing. Noemi Lipusová

KONTROLOVAL

Ing. Jan Beneš

ZODPOVĚDNÝ PROJEKTANT

Ing. Jan Beneš

ČÍSLO ZAKÁZKY

2212

INVESTOR

Statutární město Třinec

Jablunkovská 160, 73961

Třinec

STAVBA

**Kino Kosmos, Třinec -  
rekonstrukce  
venkovního pláště  
budovy**

parc. č. 2486, 2487 ; k.ú.  
Lyžbice [771104]

PROFESÍ / KÓD PROFESÍ

Schéma elektroinstalace

OBJEKT

SO 01

VÝKRES

**Schéma elektroinstalace -  
Půdorys 1.NP**

ČÍSLO VÝKRESU

**D.1.4.1.b.1**

STUPEŇ PD

DUR + DSP

DATUM

7 / 2023

MĚŘÍTKO

1:150

FORMÁT

A2

ČÍSLO PARÉ

Dokumentace je majetkem autora. Výkres či jeho část může být kopírována nebo jiným způsobem rozšiřována pouze po předchozím souhlasu autora. Tato dokumentace nenahrazuje dokumentaci pro provádění stavby. Stavbu lze provádět na základě dokumentace pro provádění stavby zpracované dle přílohy č. 8, vyhlášky č. 499/2006 Sb., o dokumentaci staveb, jak vyplývá ze změn provedených vyhláškami č. 62/2013 Sb. a č. 405/2017 Sb.

www.petitatelier.cz

±0,000=325,22 m n.n.Bpv