



PŮDORYS

TRUBNÍ RETENCE RT2 (úsek RŠT2 - ŠT2.2)

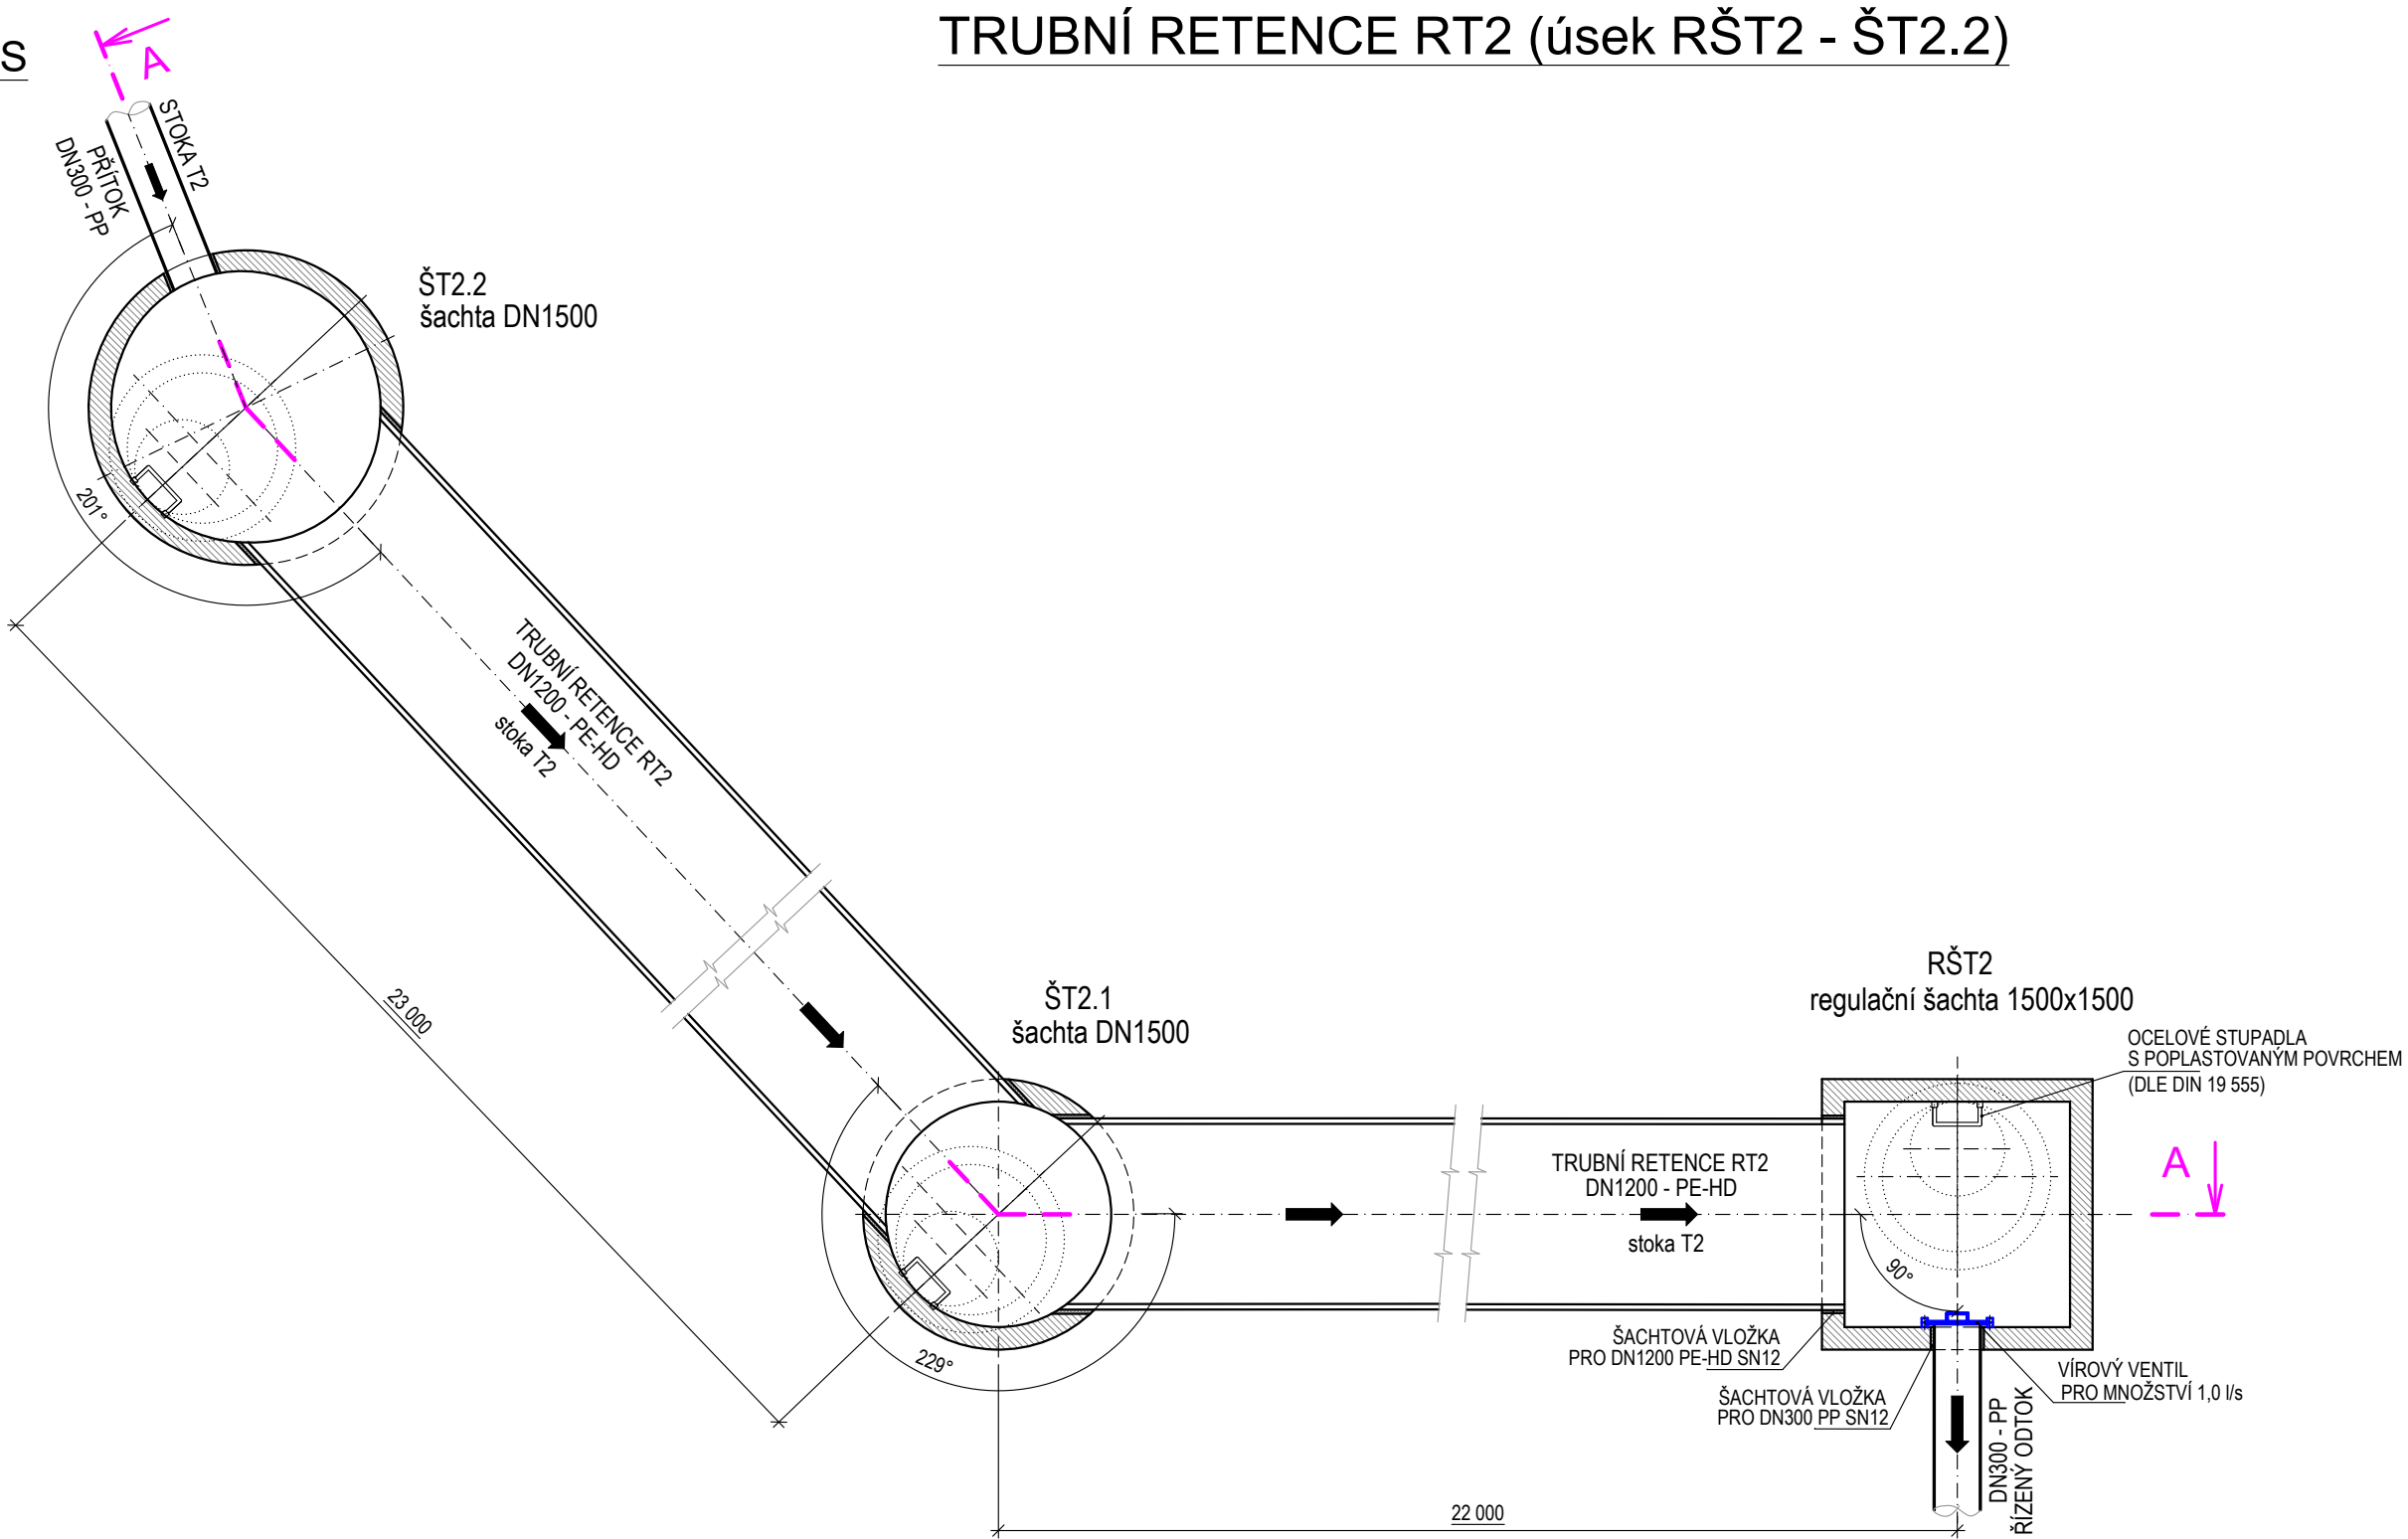

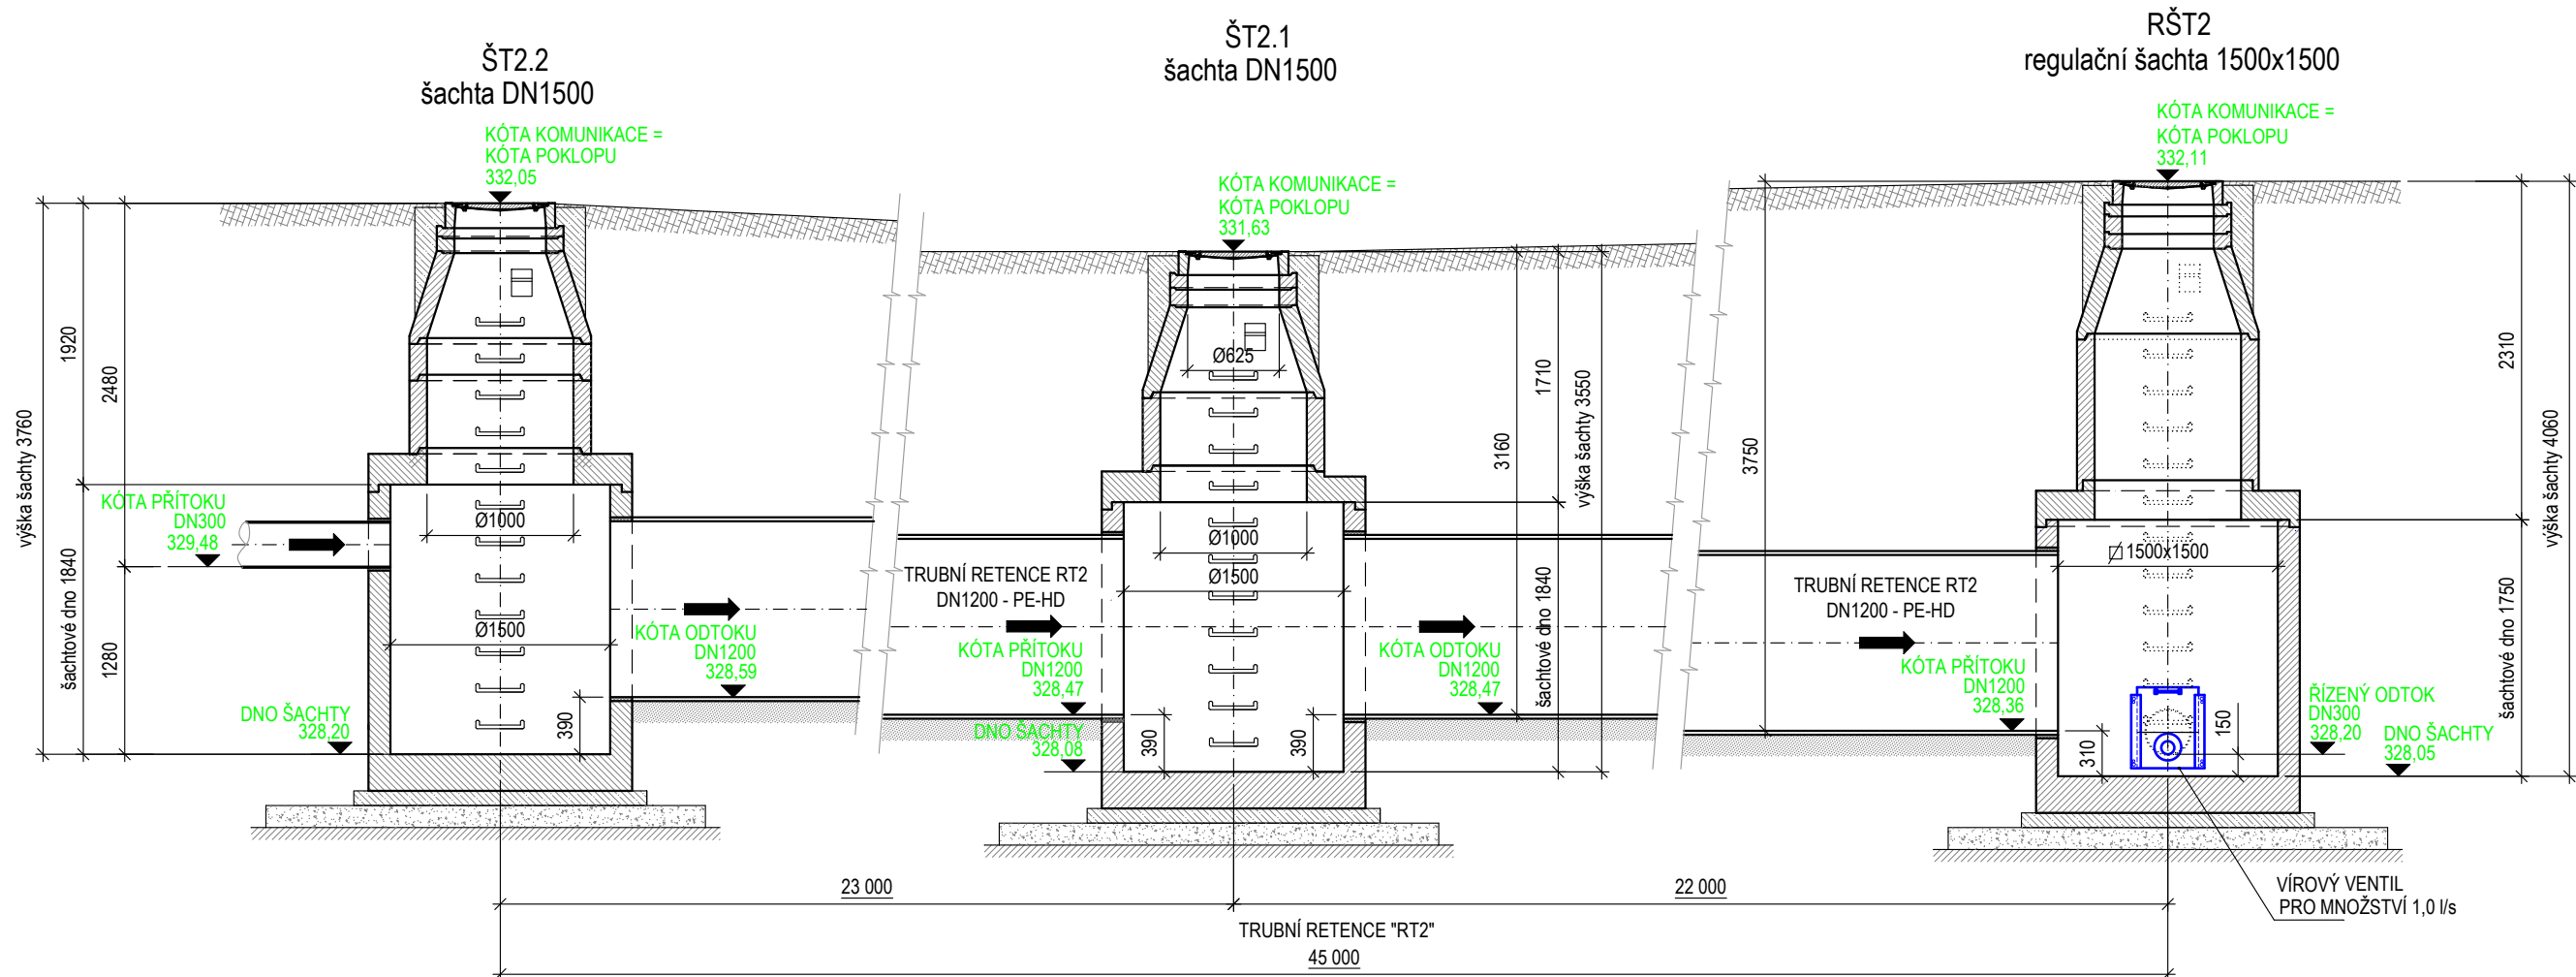


ŘEZ A - A



POZNÁMKA:

SKLADBA REVIZNÍCH ŠACHET - VIZ VÝPIS KANALIZAČNÍCH ŠACHET  
č. PRO-12135-D.3.2.12

Změna					
	Popis změny	Datum	Vypracoval	Schválil	HIP
TENTO MATERIÁL JE DUŠEVNÍM VLASTNICTVÍM PROJEKT 2010, S.R.O., RUSKÁ 43, OSTRAVA-VÍTKOVICE, IČO 48391531, A PODLEHÁ OBCHODNÍMU TAJEMSTVÍ. VLASTNÍK SI VYHRÁŽUJE S TÍMTO TAJEMSTVÍM NAKLÁDAT A JEHO VYUŽITÍ PODLEHÁ PÍSEMNÉMU SVOLENÍ A STANOVENÍ PODMÍNEK TAKOVÉHO UŽITÍ.					
Vypracoval:	Věra Kubečková <i>Věra</i>	Č. zakázky:	54 049	Měřítko:  1:50	
Schválil:	Ing. Bohumír Michal <i>Michal</i>	Stupeň:	PDPS		
HIP:	Ing. Jiří Ptáček	F A4:	4		
Datum:	06/2025	Kótováno v:	mm		
Stavebník :	Statutární město Třinec Jablunkovská 160, 739 61 Třinec			<div>PROJEKT 2010</div> <div>Ruská 43, 70300 Ostrava</div> <div>Tel.: 596 693 720</div> <div>E-mail: projekt2010@projekt2010.cz</div> <div>www.projekt2010.cz</div> <div> <b>ISO 9001</b>  <b>ISO 14001</b>  <b>OHSAS 18001</b></div> <div>REGISTERED QUALITY SYSTEM REGISTERED EMS REGISTERED OHSAS</div>	
Stavba :	Ulice Habrová, ul. Topolová, Třinec, Sosna - rekonstrukce - část ulice Topolová				
Část :	Dokumentace objektů a technických a technologických zařízení				
Objekt :	SO 302 - Odvodnění komunikace ul. Topolové				
Název:	Seznam příloh: PRO-SP-12259-D.3			Č. výkresu: PRO-12259-D.3.7	Rev.
TRUBNÍ RETENCE RT2					